


PLANTA BAIXA - SISTEMA FOSSA / FILTRO / SUMIDOURO

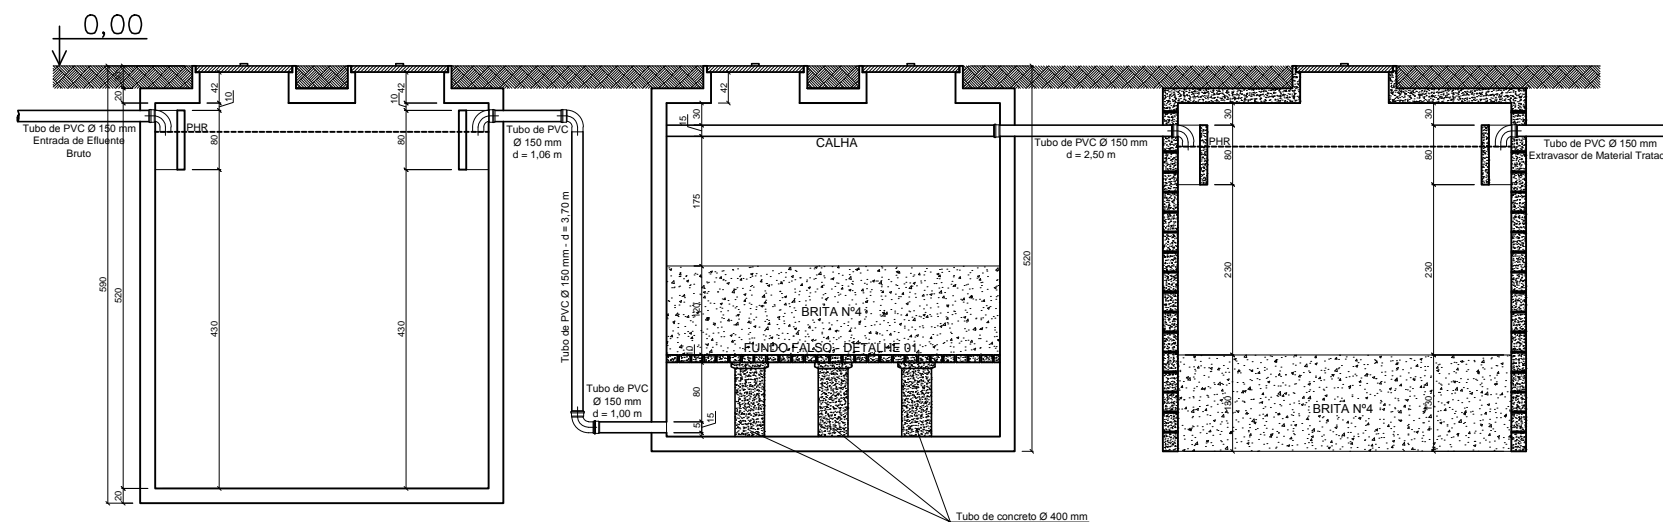

CORTE AB - SISTEMA FOSSA / FILTRO / SUMIDOURO

LISTA DE MATERIAIS -- FOSSA SÉPTICA		
ITEM	DESCRIÇÃO	QUANT.
01	Curva de 90°, Soldável - Ø150mm	06
02	Cap Soldável - Ø150mm	02
03	Tubo PVC, Soldável - Ø 150mm	12
04	Tubo PVC, Soldável - Ø 75mm	12

NOTAS:

As cotas estão em Cm;
 As dimensões das tubulações estão em mm;
 A laje perfurada que forma o fundo falso do filtro anaeróbio possui um furo a cada 15 cm com Ø 2cm;
 O extravasor conduzirá o excesso do material filtrado ao córrego próximo à instalação da fossa;
 A tubos de ventilação deverão ser instalados na laje do tanque séptico e filtro anaeróbio com tubos de PVC de Ø 75 mm, sendo um total de 10 unidades - 06 no tanque e 04 no filtro com altura mínima do piso de 0,60 m.

PREFEITURA MUNICIPAL DE ENTRE RIOS DE MINAS - MG _____ PREFEITO (A) MUNICIPAL	TRATAMENTO DE ESGOTO DOMÉSTICO COMUNITÁRIO	ESCALA: 1:50	DATA: OUT/2015
	BAIRRO SASSAFRÁS ENTRE RIOS DE MINAS - MG	N°:	
RESPONSÁVEL TÉCNICO: JULIANA PINHEIRO BARBOSA - ENGENHEIRA CIVIL - CREA MG 150.110/D	PROJETO TRATAMENTO ESGOTO COMUNITÁRIO - DETALHES PLANTA BAIXA SISTEMA -FOSSA / FITRO / SUMIDOURO DETALHAMENTO DO SISTEMA COMUNITÁRIO DE TRATAMENTO DE EFLUENTE DOMÉSTICO	FOLHA: A3 - 01/01	